



СХЕМА РАСПОЛОЖЕНИЯ ЧАСТЕЙ

1

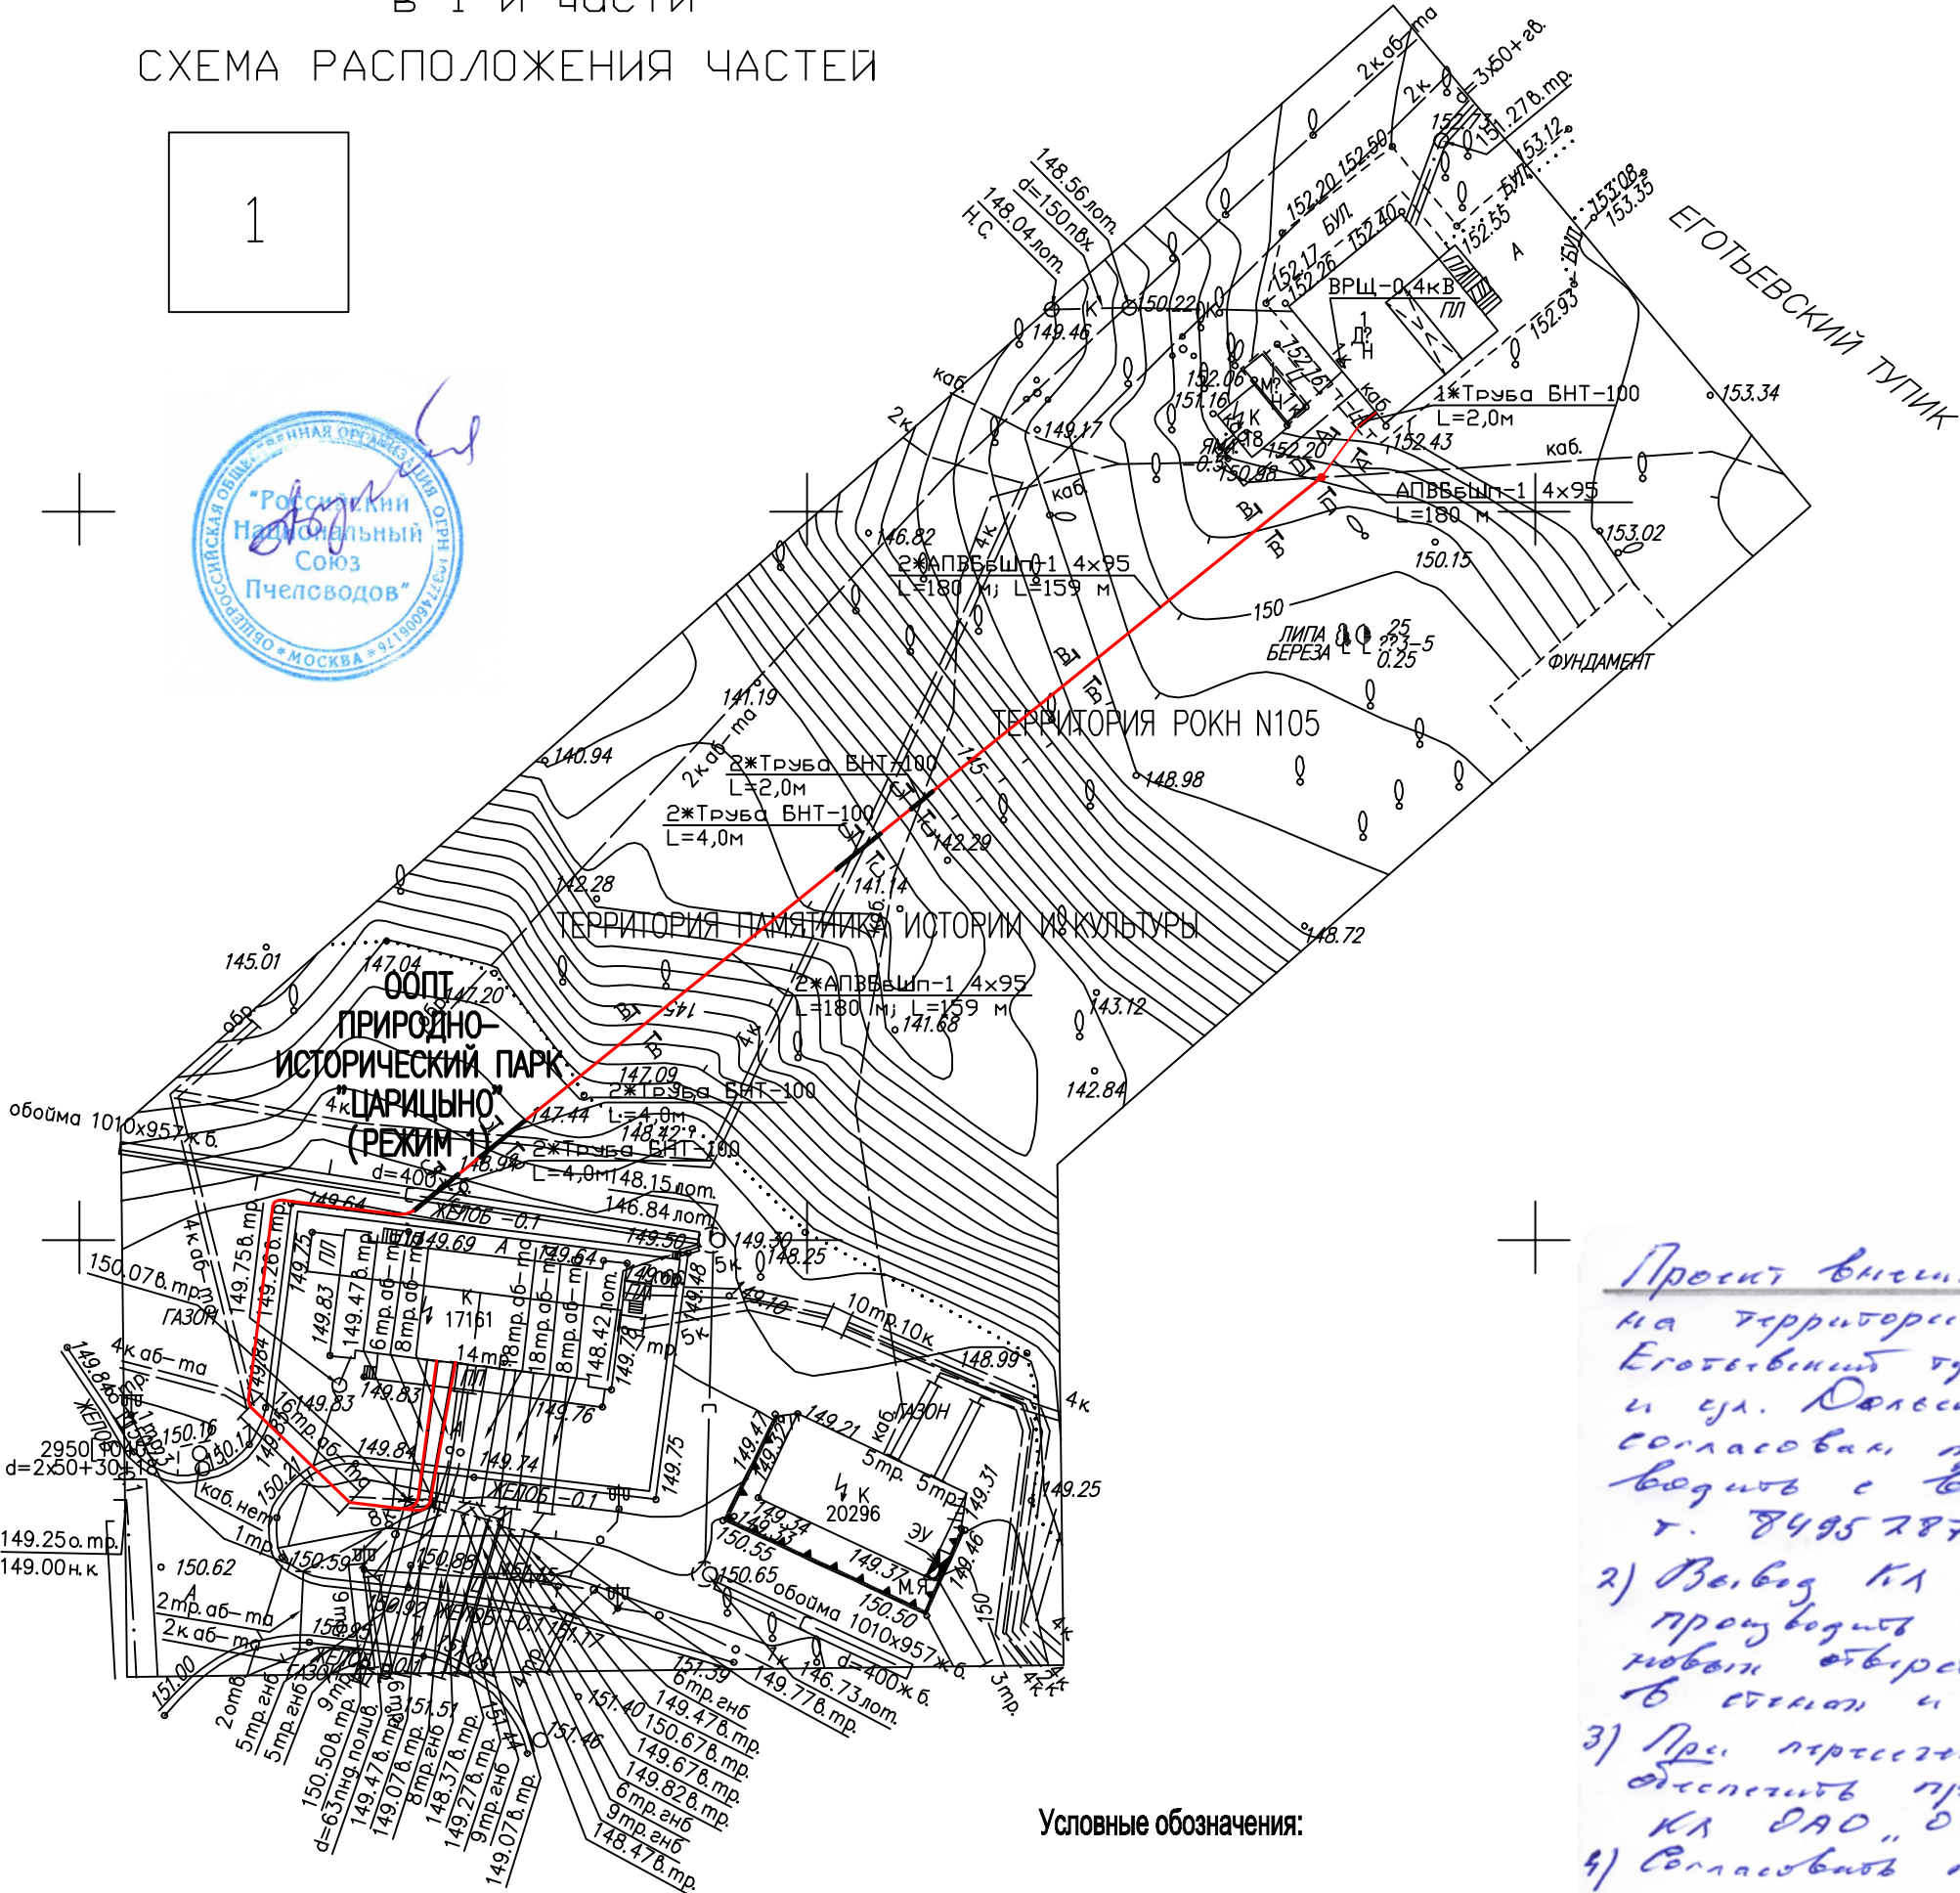

Условные обозначения:

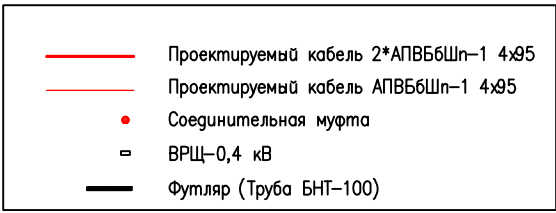


ГЛАВНЫЙ ИНЖЕНЕР
БУК.ГМЗ.ЦАРИЦЫНО
В.В.БУДНИК


Проект внешнего электропитания двух зданий на территории ГМЗ "Царицыно" по адресам: Еготе́вский тупик, д. 4, кор 2 (59 57820-01-79) и ул. Волеская, д. 10, стр 5 (59 54435-01-79) согласован при условии: 1) Работы по проведению с вызовом представителей ИРПЗ, т. 8495 287 1677.
2) Выбор КЛ 0,4кВ из здания РДП 17161 производить при существующих трубах. Монтаж новых объектов для выбора двух КЛ 0,4кВ в стенах и фундаменте РДП не согласован.
3) При проектировании новых КЛ 0,4кВ с КЛ ВАО "ОЭК" обеспечить прокладку новых КЛ 0,4кВ к линии КЛ ВАО "ОЭК".
4) Согласовать проект в Бюро по транспорту Э.И.Ириш ВАО "ОЭК".

О. Б. БУДНИКОВ
Главный инженер
Южного РЭС
"24" "20" 14г.


A-A

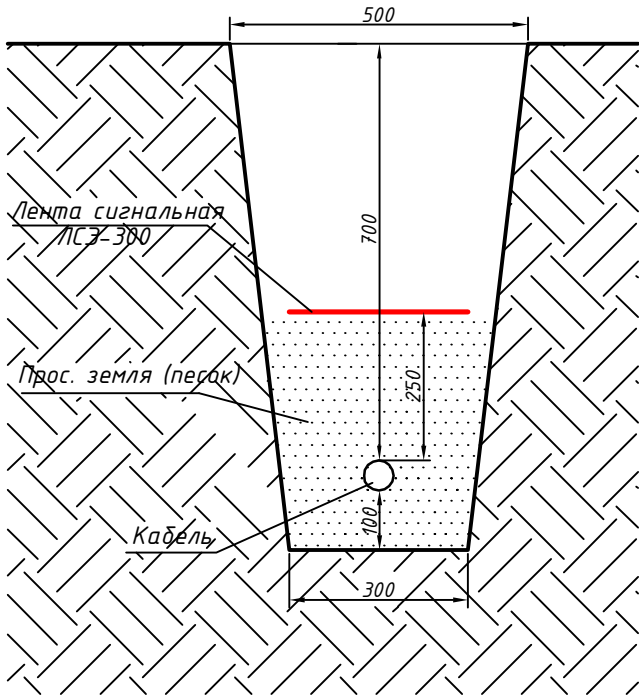


B-B

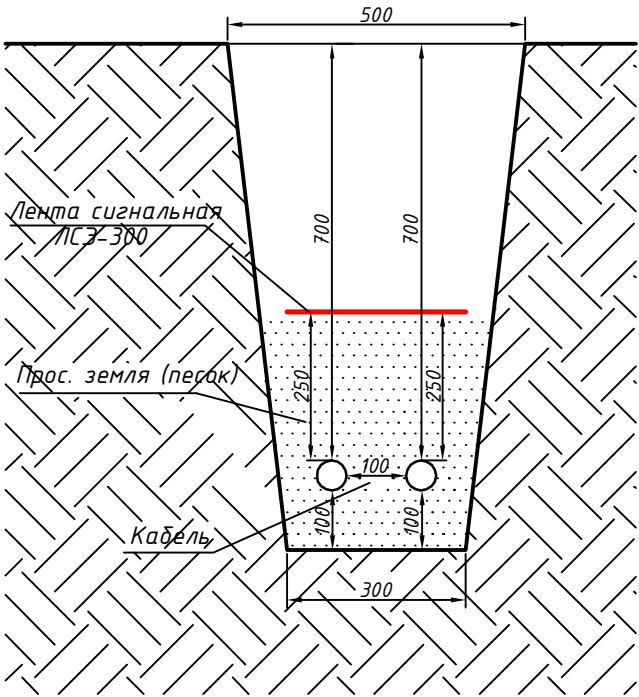


C-C

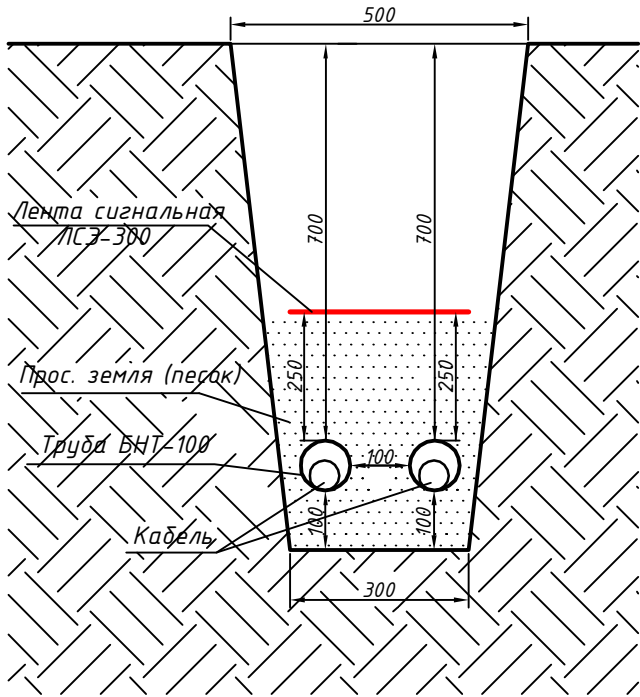


D-D

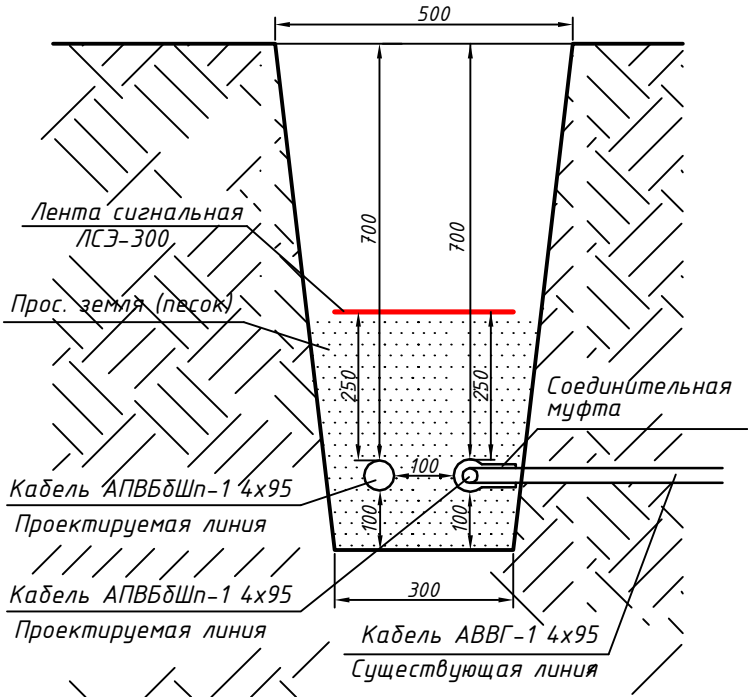

Условные обозначения линий градостроительного регулирования

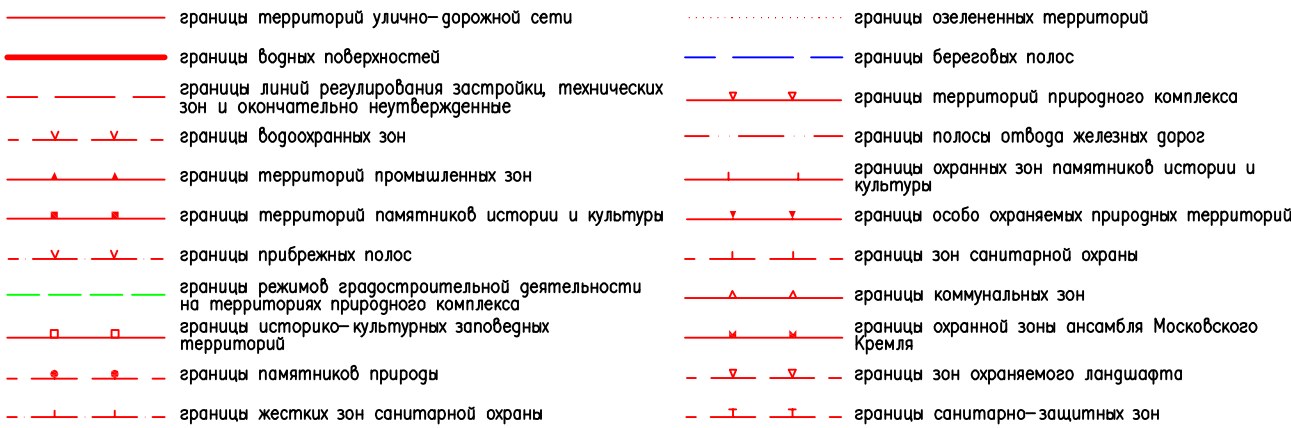

Условные обозначения подземных инженерных коммуникаций

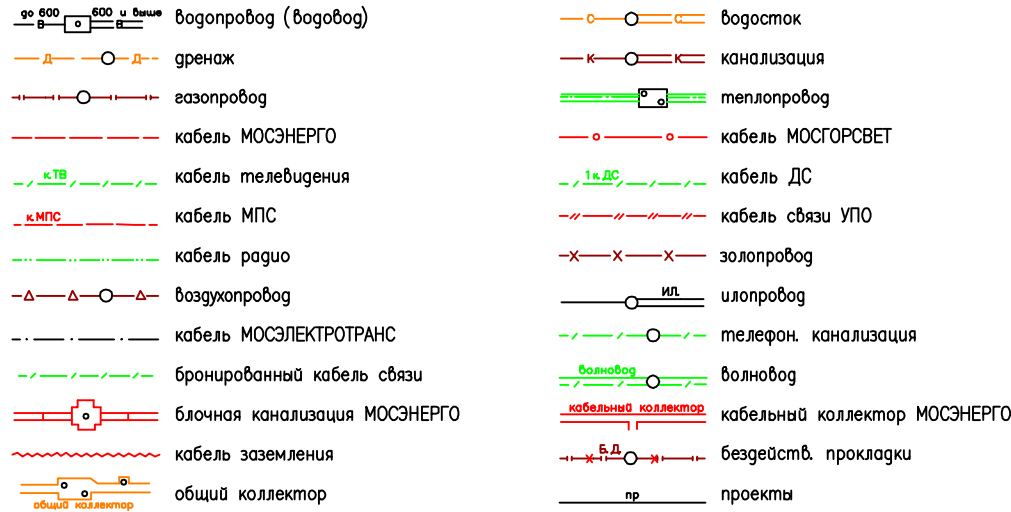

ЛИНИИ ГРАДОСТРОИТЕЛЬНОГО РЕГУЛИРОВАНИЯ НАНЕСЕНЫ ПО СОСТОЯНИЮ НА 29.08.14

Срок действия инженерно-топографического плана составляет 3 календарных года с момента выпуска. (п.2.1.25 приложения к постановлению Правительства города Москвы от 07.12.2004 года № 857ПП)

По вопросам несоответствия планового положения подземных коммуникаций обращаться по тел. (495) 614-54-39

Без печати ГУП "Мосгоргеотрест" недействителен Использование другими организациями не допускается					ИНЖЕНЕРНО-ТОПОГРАФИЧЕСКИЙ ПЛАН					МОСКОВСКАЯ АРХИТЕКТУРА ГУП "Мосгоргеотрест"				
Полевые работы		Отраденко П. Б.							Заказ №3/6383-14 от 20.08.2014г.					
Канерал. работы		Воронова О. А.							Заказчик: ООО "Task Климат"					
Подзем. работы		Самойлова Н. О.							Наименование объекта:					
Коррект. топогр.		Корпусова С. В.												
Коррект. подзем.		Рыжкова Л. А.												
Л/Р (Кв. лин.)		Таненвайн М. В.							Адрес объекта г. Москва, ВАО, Еготе́вский тупик, д.4, стр. 2		Лист	Листов	Масштаб	
									Номенклатура: В-VI-12-07, В-VI-12-08, В-VI-12-11, В-VI-12-12		1	1	1:500	
Дата выпуска заказа: 05.09.2014 г.														
									Шифр: 02-14-3С					
									Заказчик: Общероссийская общественная организация "Российский Национальный Союз Пчеловодов" 3С					
									Внешнее электроснабжение школы пчеловодства расположенной по адресу: г. Москва, Еготе́вский тупик, д. 4, стр. 2					
Изм.	N уч.	Лист	N док	Подпись	Дата									
Разраб.		Смирнов			08.2014.									
Пров.		Холоденко			08.2014.		Сети электроснабжения		стадия	лист	листов			
Т. контр.									Р	9	13			
Н. контр.							План трассы М 1:500		ООО "Task Климат"					
Утв.		Филатова			08.2014.									